
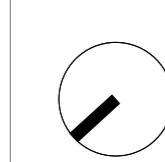



LEGENDA AUDIOVIDEO

- Cavo alimentazione primaria 220Vca
- Cavo LAN CAT 6 o superiore
- Cavo HDMI

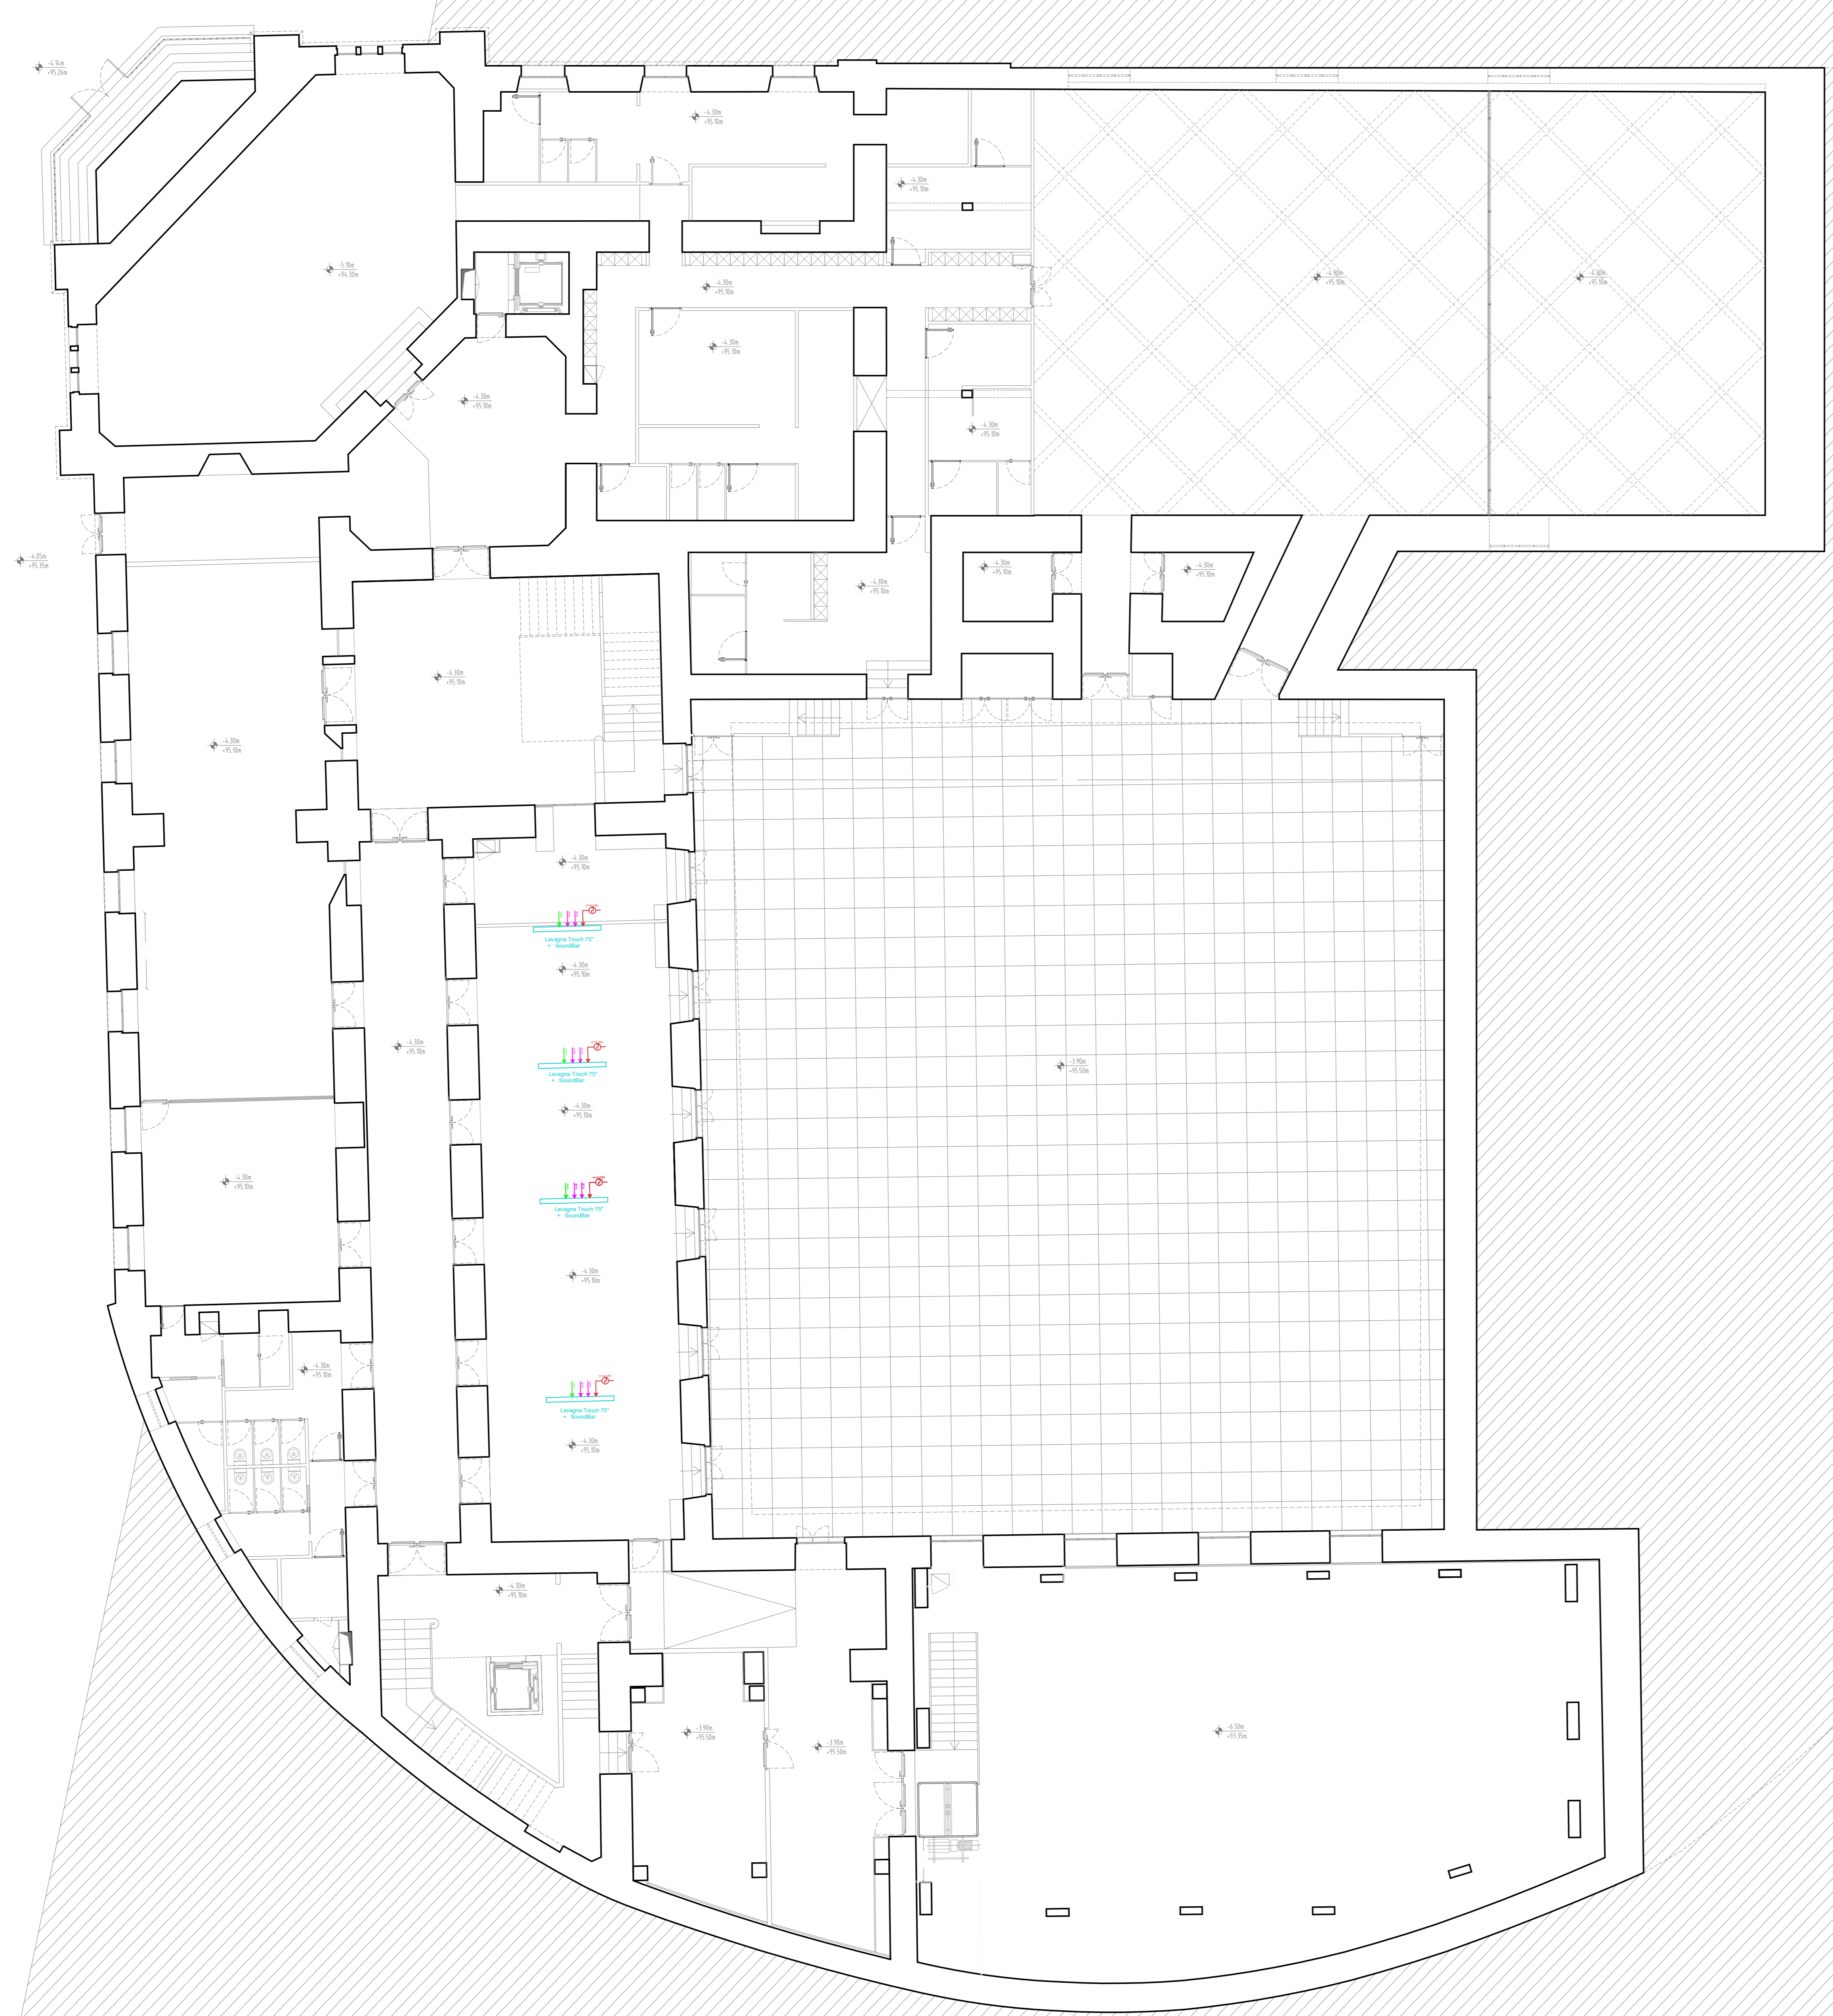

CLIENTE GENERAZIONE VINCENTE S.P.A.

"Realizzazione di un'attrezzatura di interesse comune destinata a polo multifunzionale di eccellenza per l'alta formazione specialistica, i servizi al lavoro e le iniziative per i giovani" nel complesso immobiliare denominato *Istituto Giovanni Battista De la Salle*.
Quartiere Avvocata - II Municipalità - Napoli

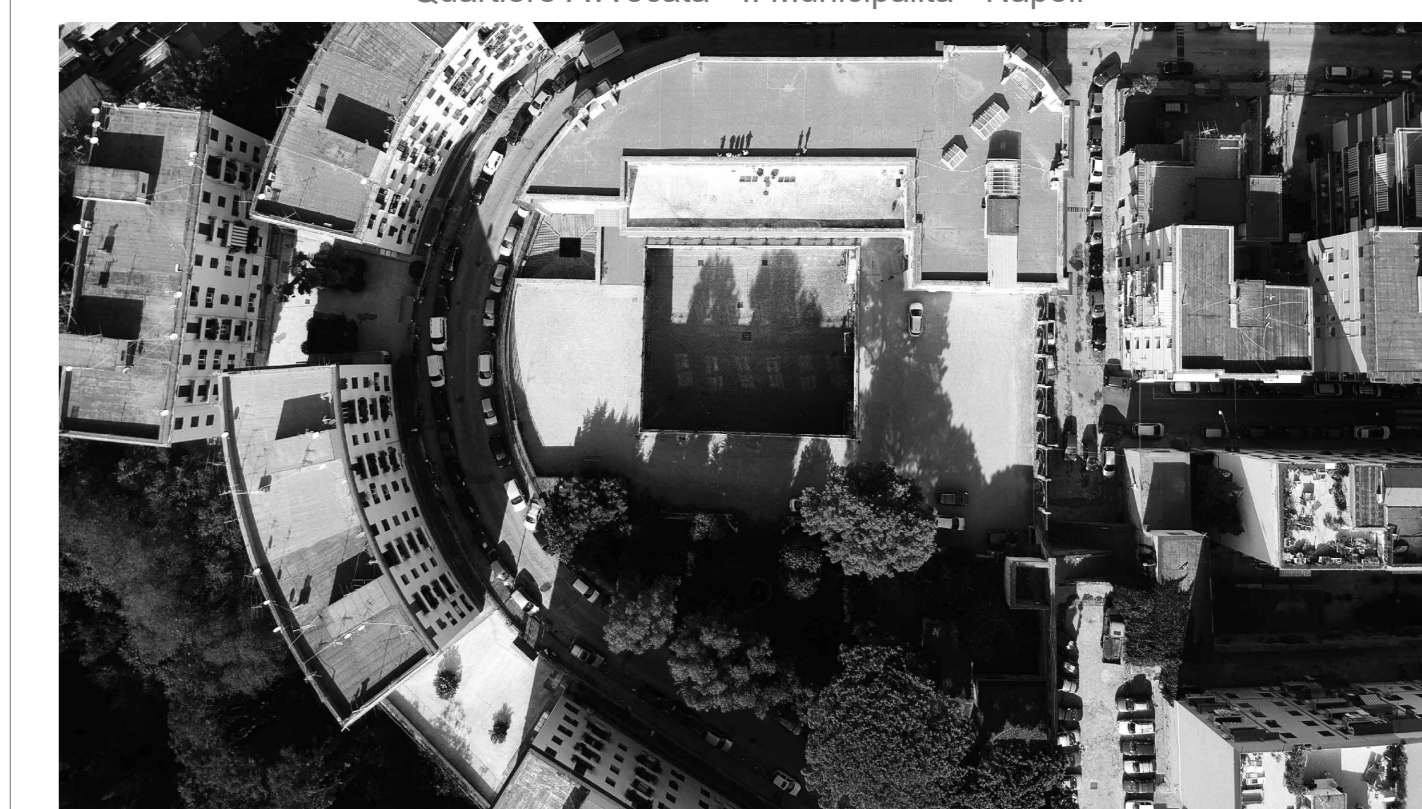

PROGETTO ESECUTIVO

OGGETTO **Impianto Audio-Video**
Pianta piano seminterrato [-4,30 m] SCALA 1:100

STATO DI AVANZAMENTO **PROGETTO ESECUTIVO** TAVOLA N. 002

CODICE PROGETTO: DLS-E-AV-D-002 (AudioVideo_Line) FILE: DLS-E-AV-D-002_006_[AUDIOVIDEO].dwg DATA: 30.12.2020 DIS: GDF CA: ADV

Rev	Richiesta da	Approvato da	Approvato da
01	Riconto verbale intermedio di verifica		

NOME CONSULENTE: **GENARRINO DEL FRANCO**
 Ingegnere Civile - Ingegnere della Sicurezza
 Ingegneria della Sicurezza
 Via Campa - 80050, Cometa (NA)

COORDINATORE DELLA PROGETTAZIONE: **GIUSEPPE VELE**
 ARCHITETTO
 Giuseppe Vele
 Via Campa - 80050, Cometa (NA)